


得意先名	図面番号		
工事名称	第87回日本学生選手権水泳競技大会 競泳競技	縮尺	1/600
図面名称	1階平面図	発行	検印 担当 製図

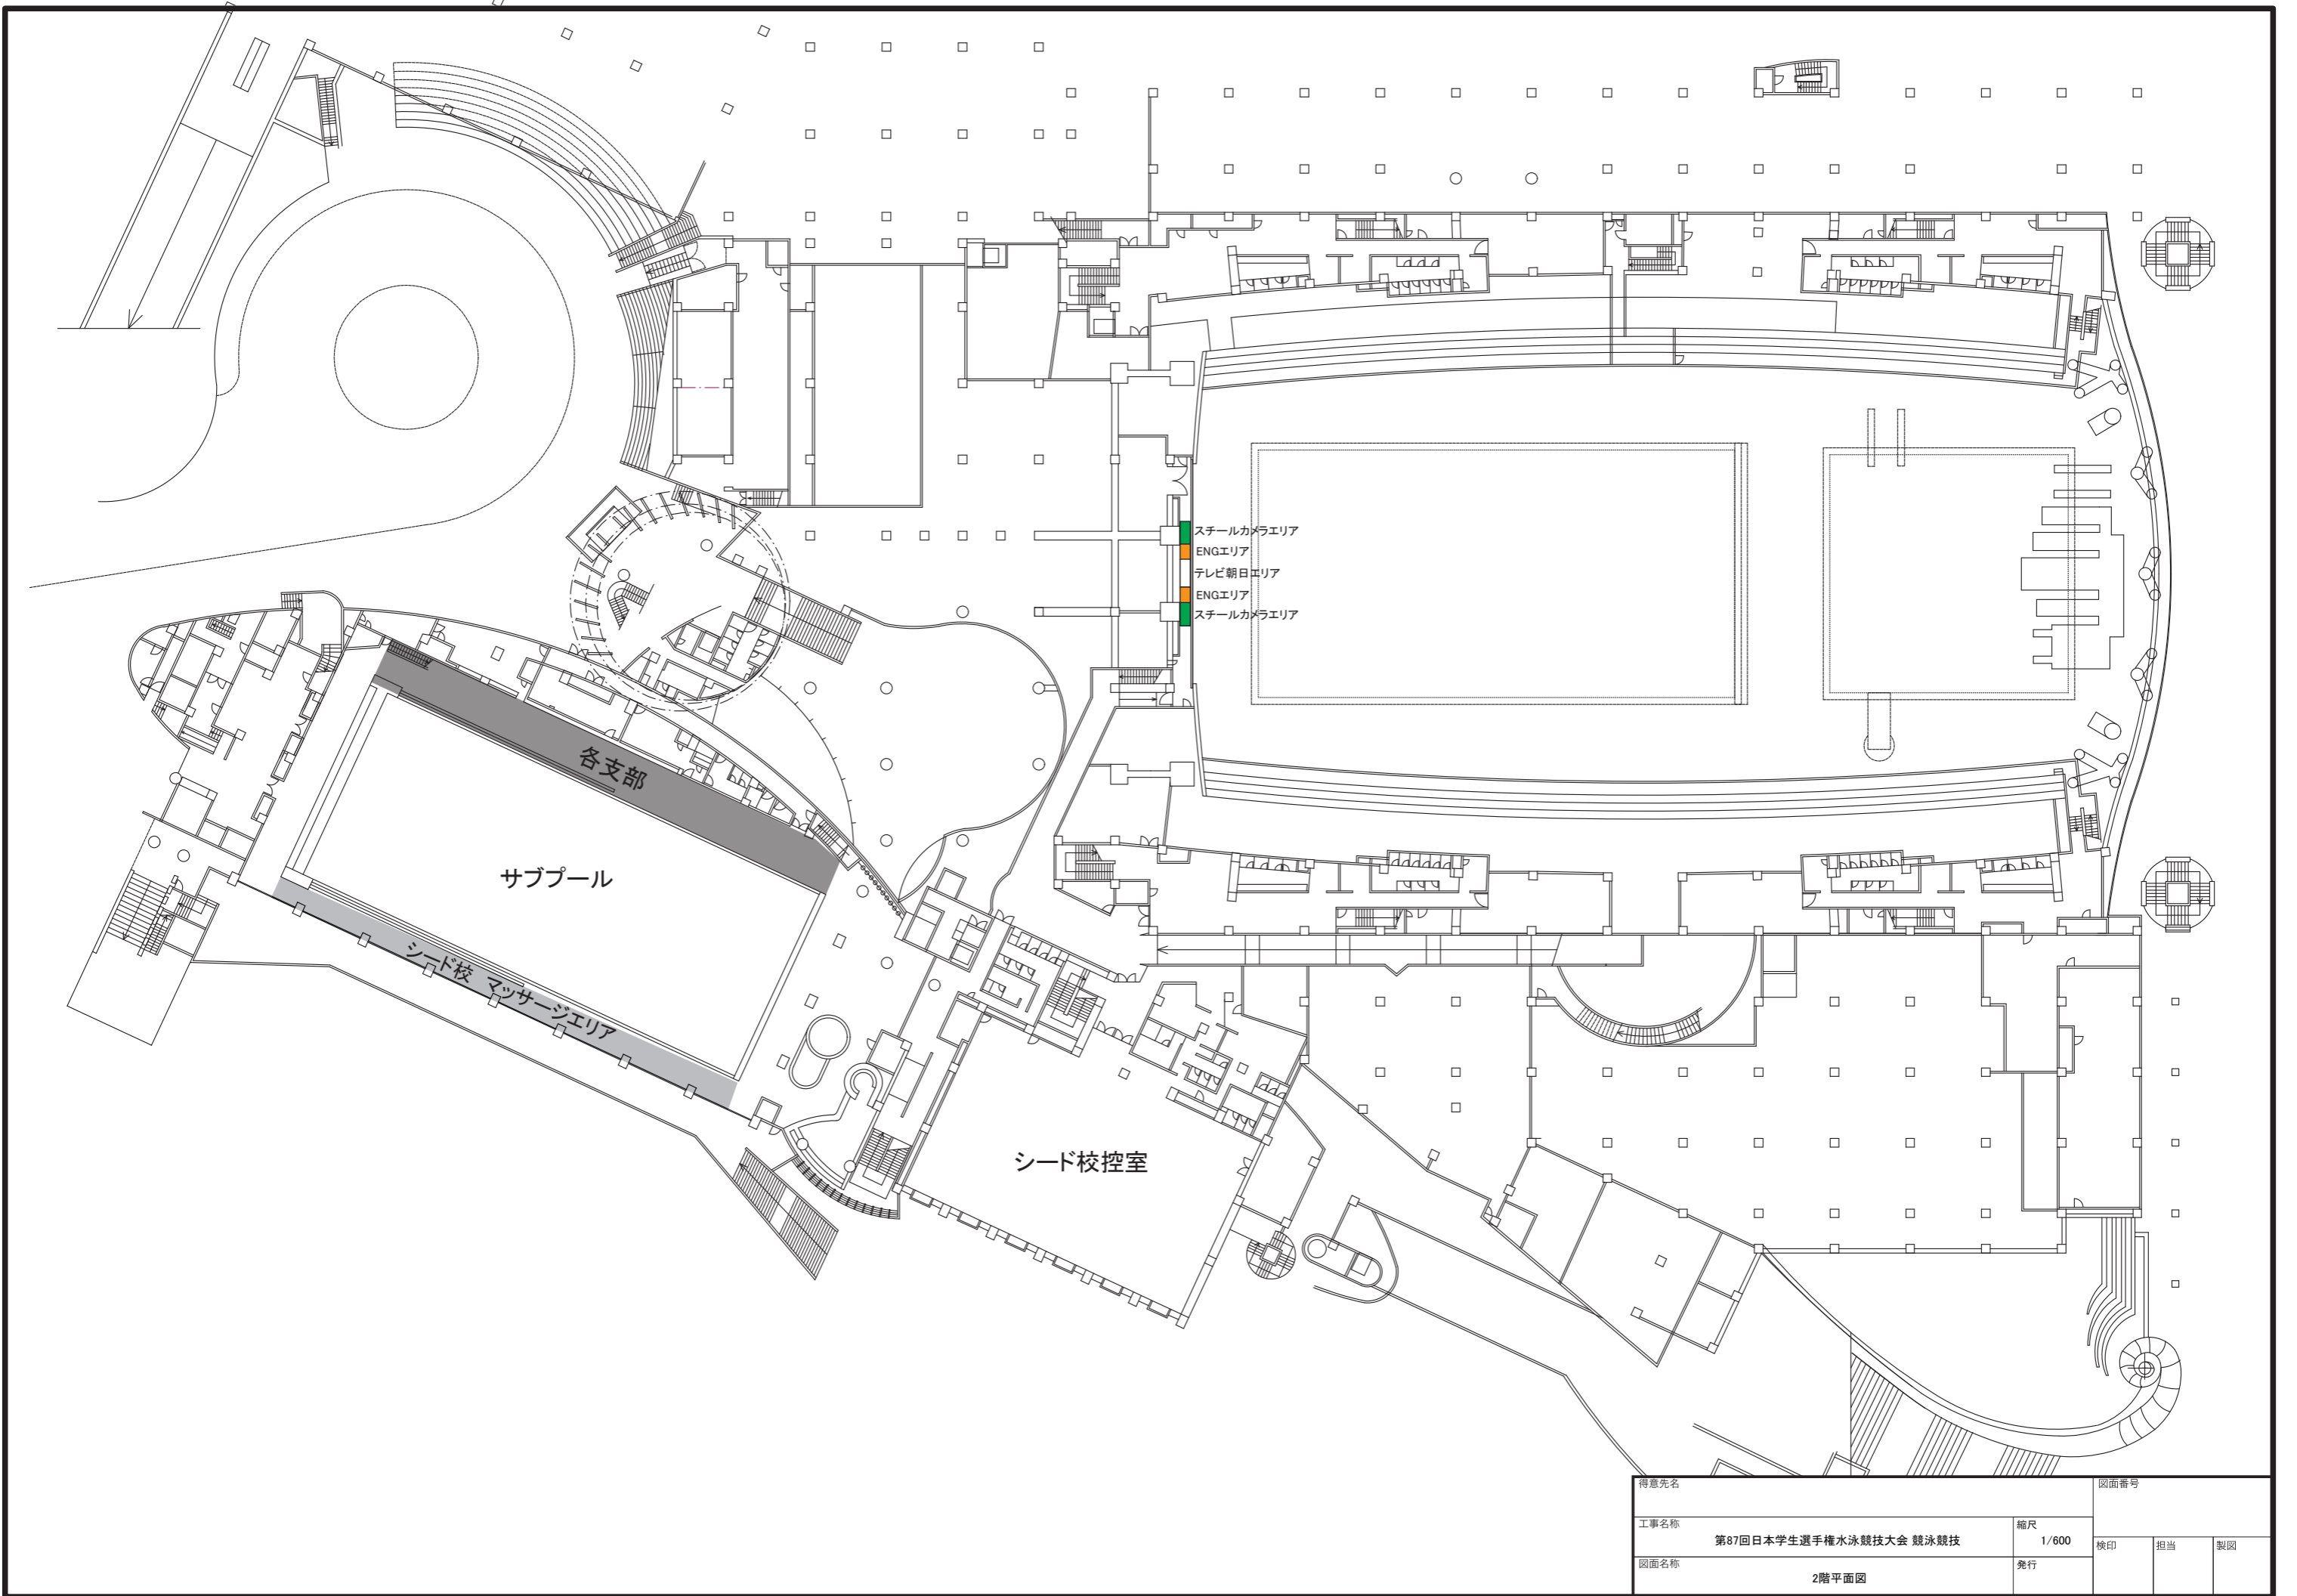

- スチールカメラエリア
- ENGエリア
- テレビ朝日エリア
- ENGエリア
- スチールカメラエリア


各支部

サブプール

シード校 マッサージエリア


シード校控室

得意先名	図面番号
工事名称 第87回日本学生選手権水泳競技大会 競泳競技	縮尺 1/600
図面名称 2階平面図	発行
	検印
	担当
	製図

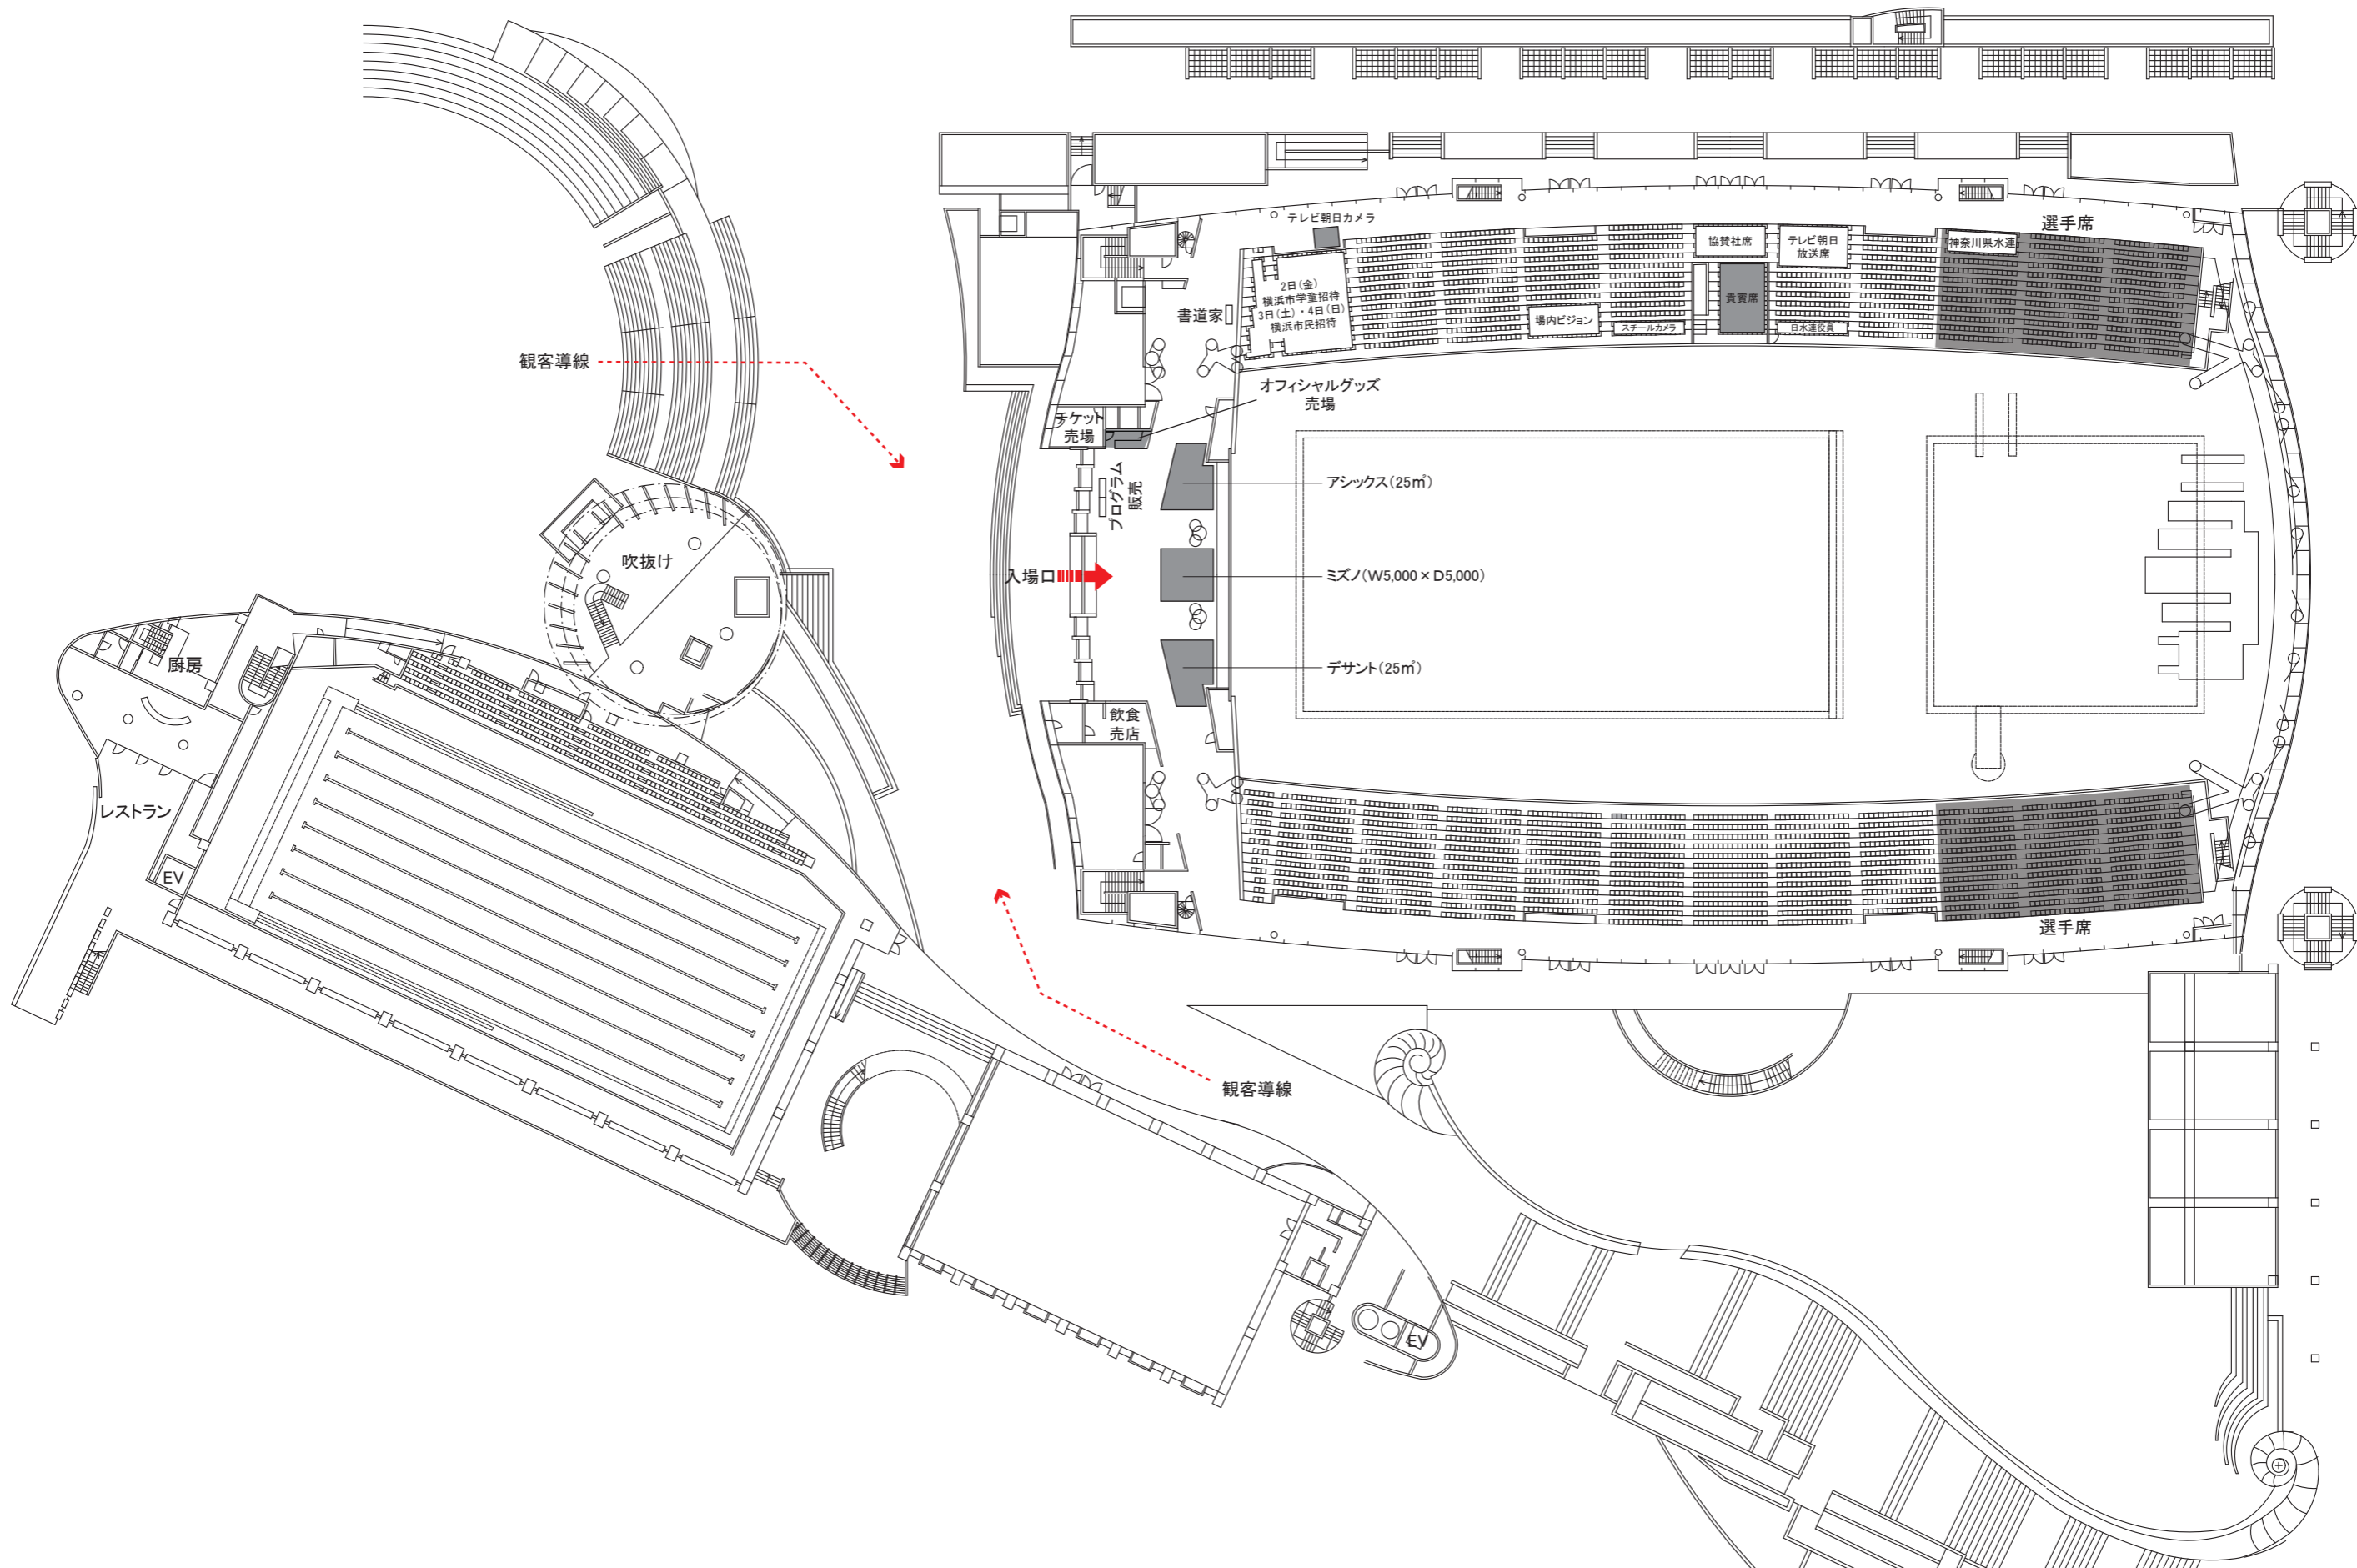


得意先名	図面番号
工事名称 第87回日本学生選手権水泳競技大会 競泳競技	縮尺 1/600
図面名称 3階平面図	発行
	検印
	担当
	製図



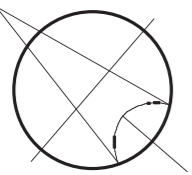

0 40M

1/1200

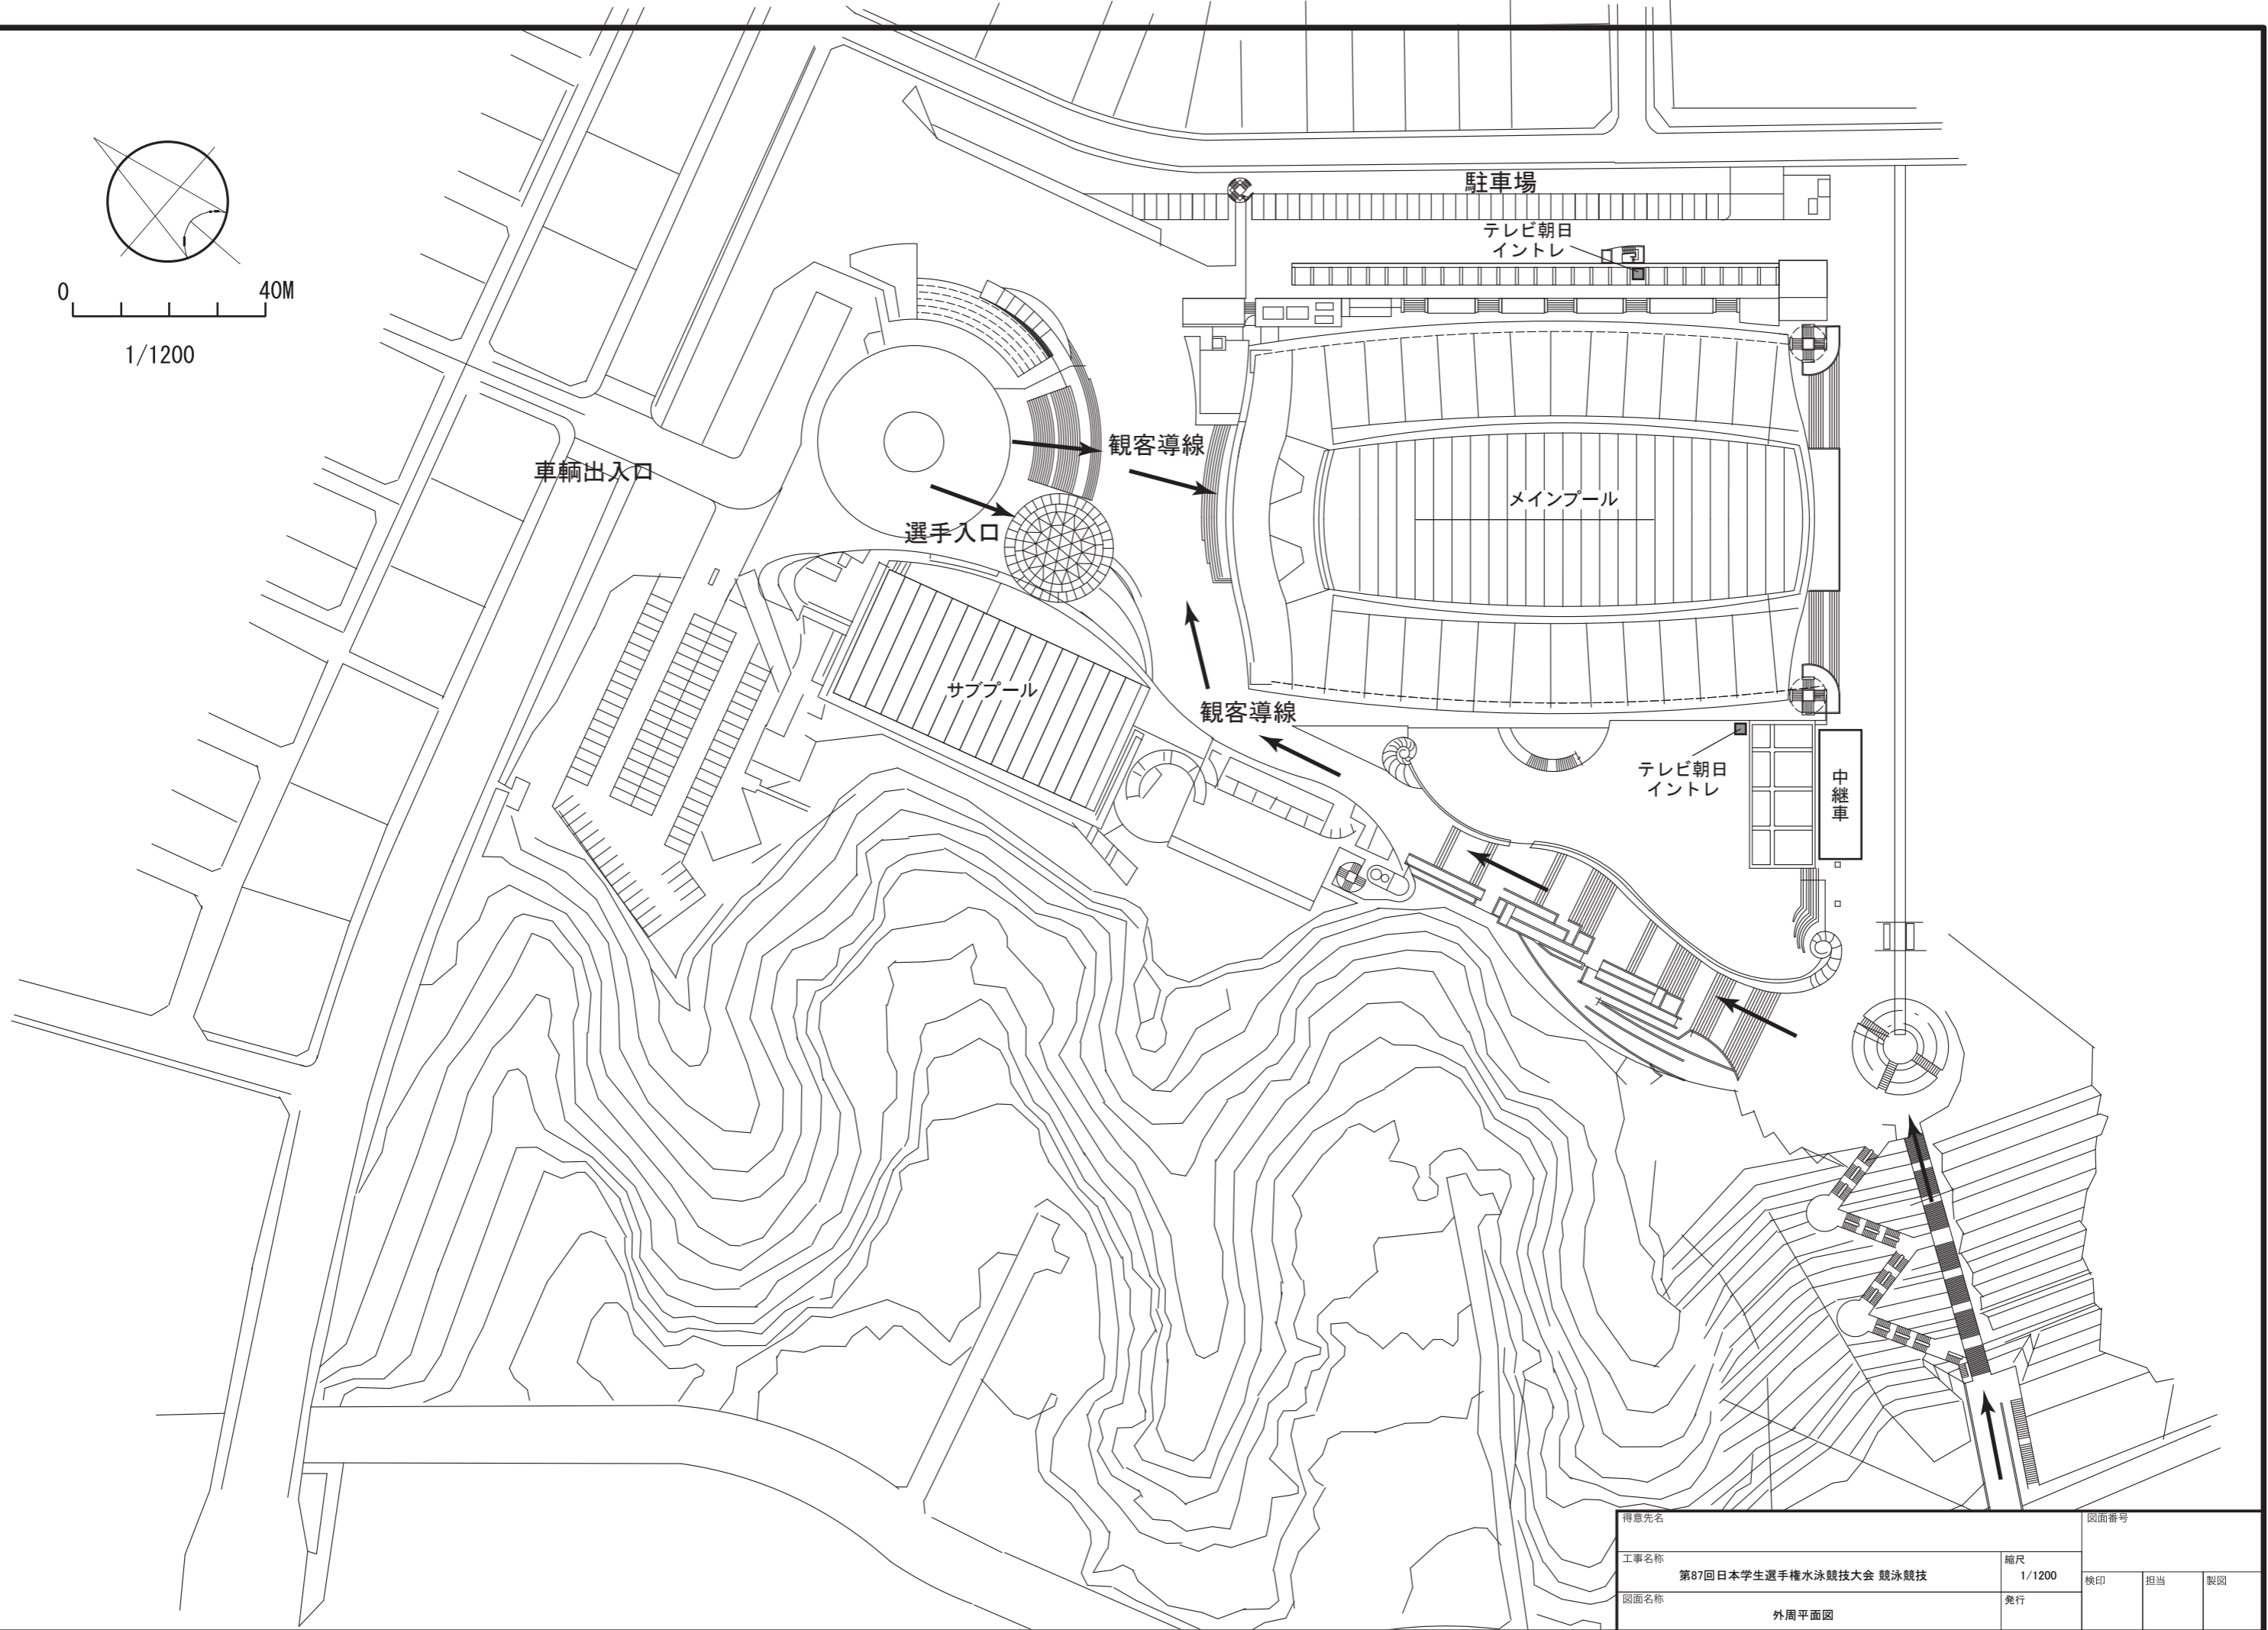

駐車場

テレビ朝日  
イントレ

車輛出入口

選手入口

観客導線

メインプール

サブプール

観客導線

テレビ朝日  
イントレ

中継車

得意先名	図面番号		
工事名称	第87回日本学生選手権水泳競技大会 競泳競技	縮尺	1/1200
図面名称	外周平面図	発行	
	検印	担当	製図